




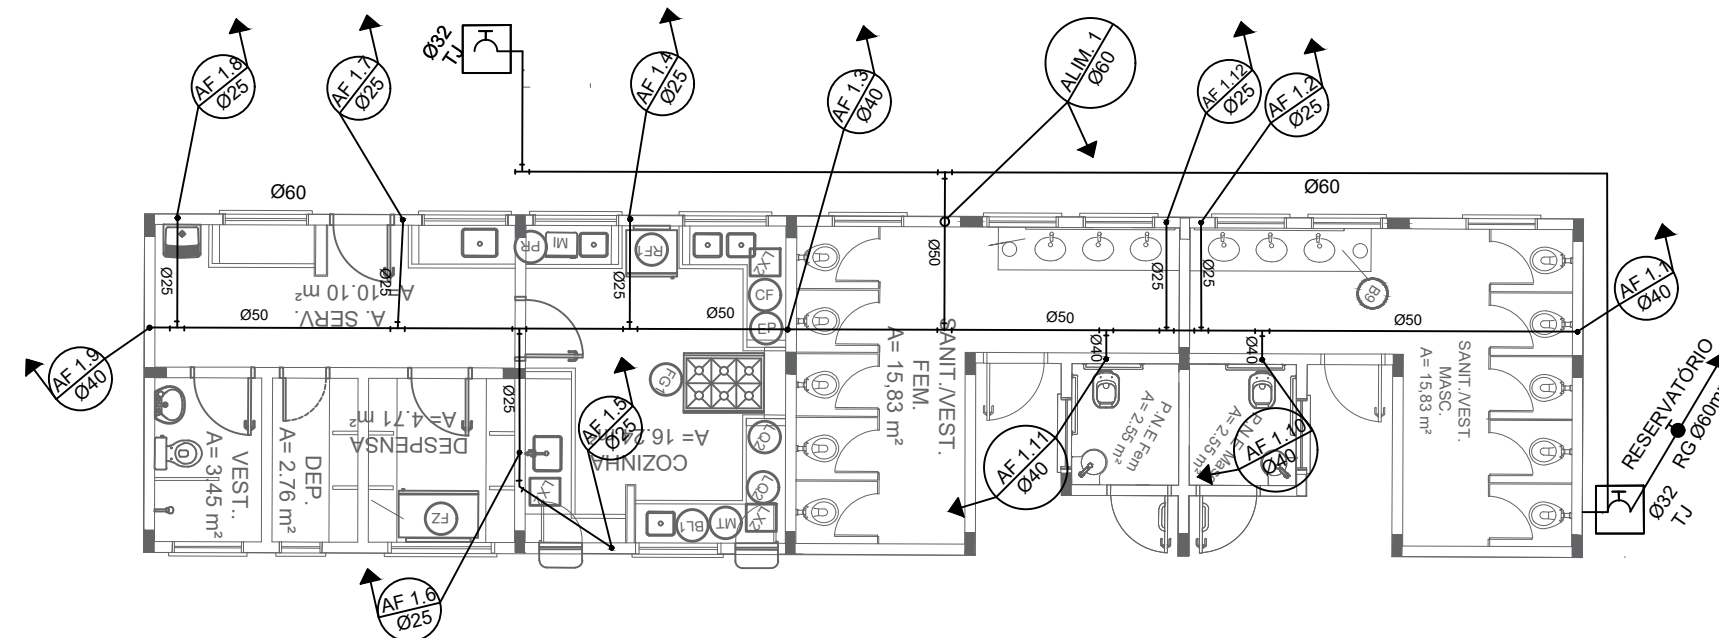


1 PLANTA BAIXA - ÁGUA FRIA  
ESCALA - 1:100

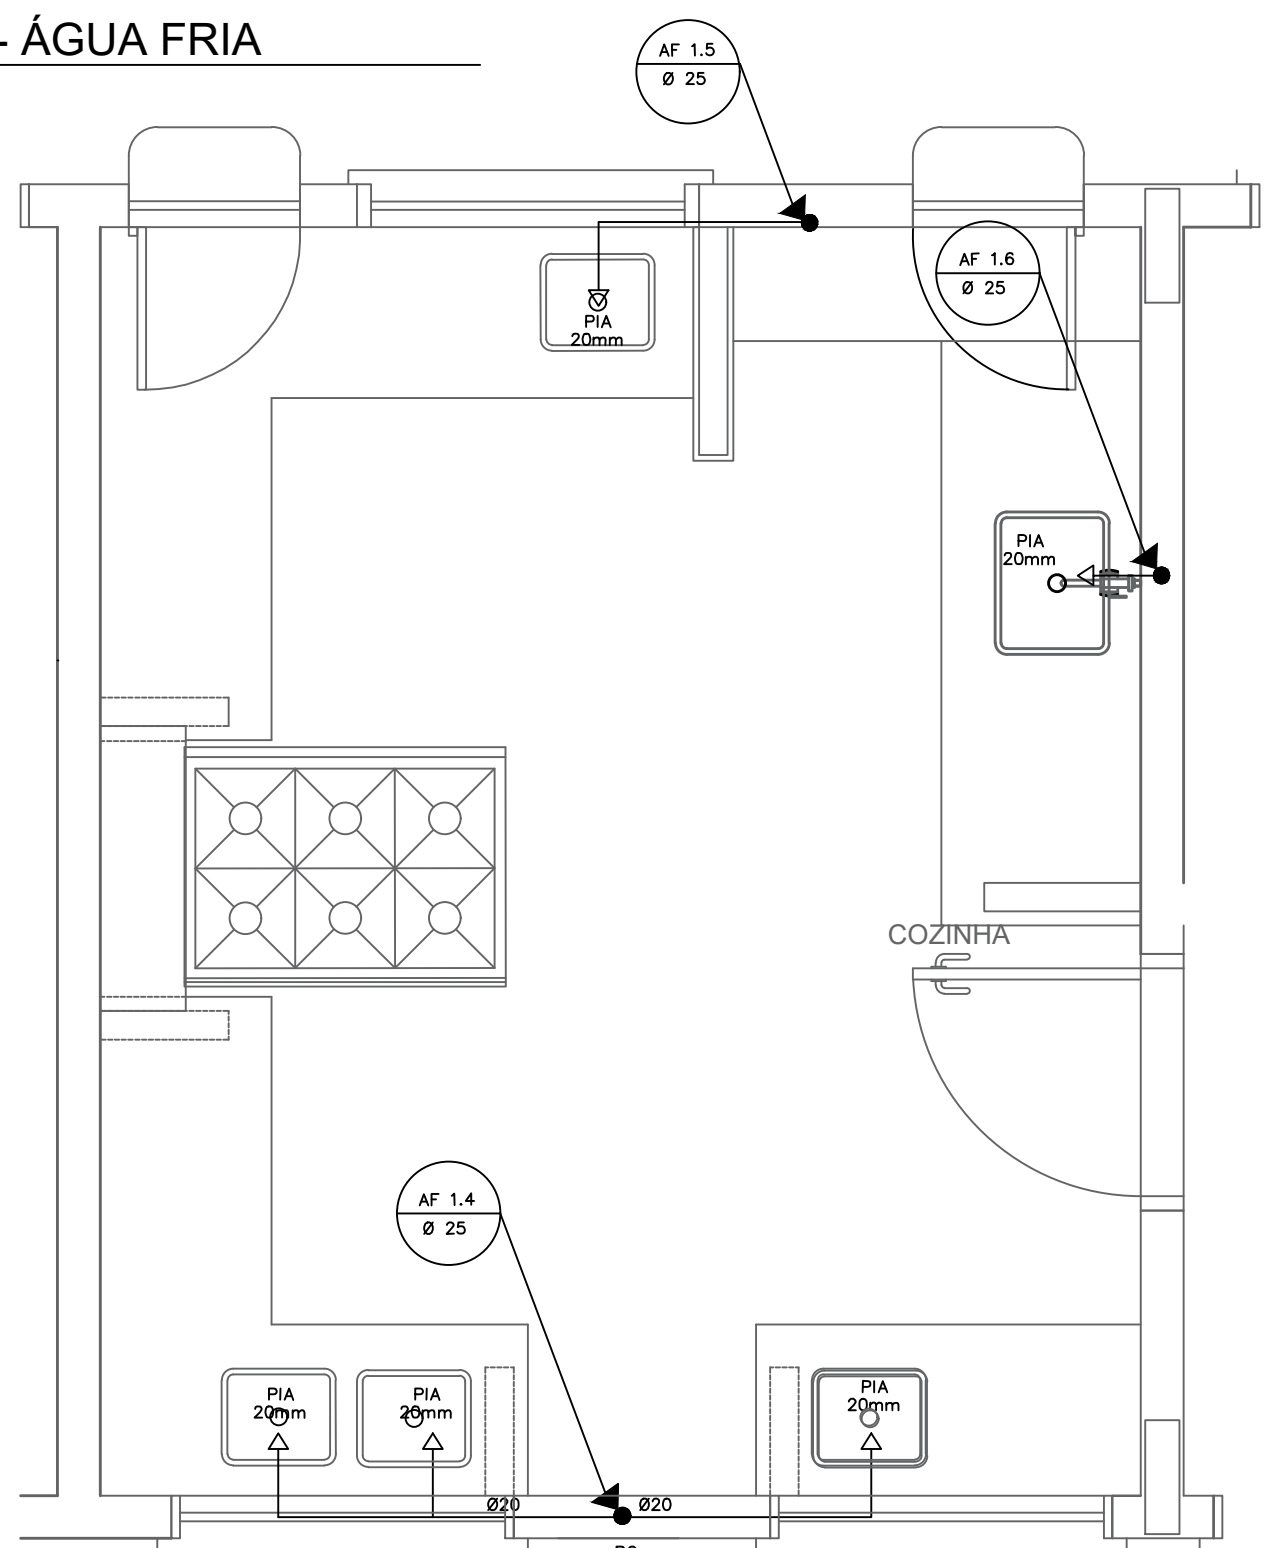


2 COZINHA - PLANTA BAIXA  
ESCALA 1/25

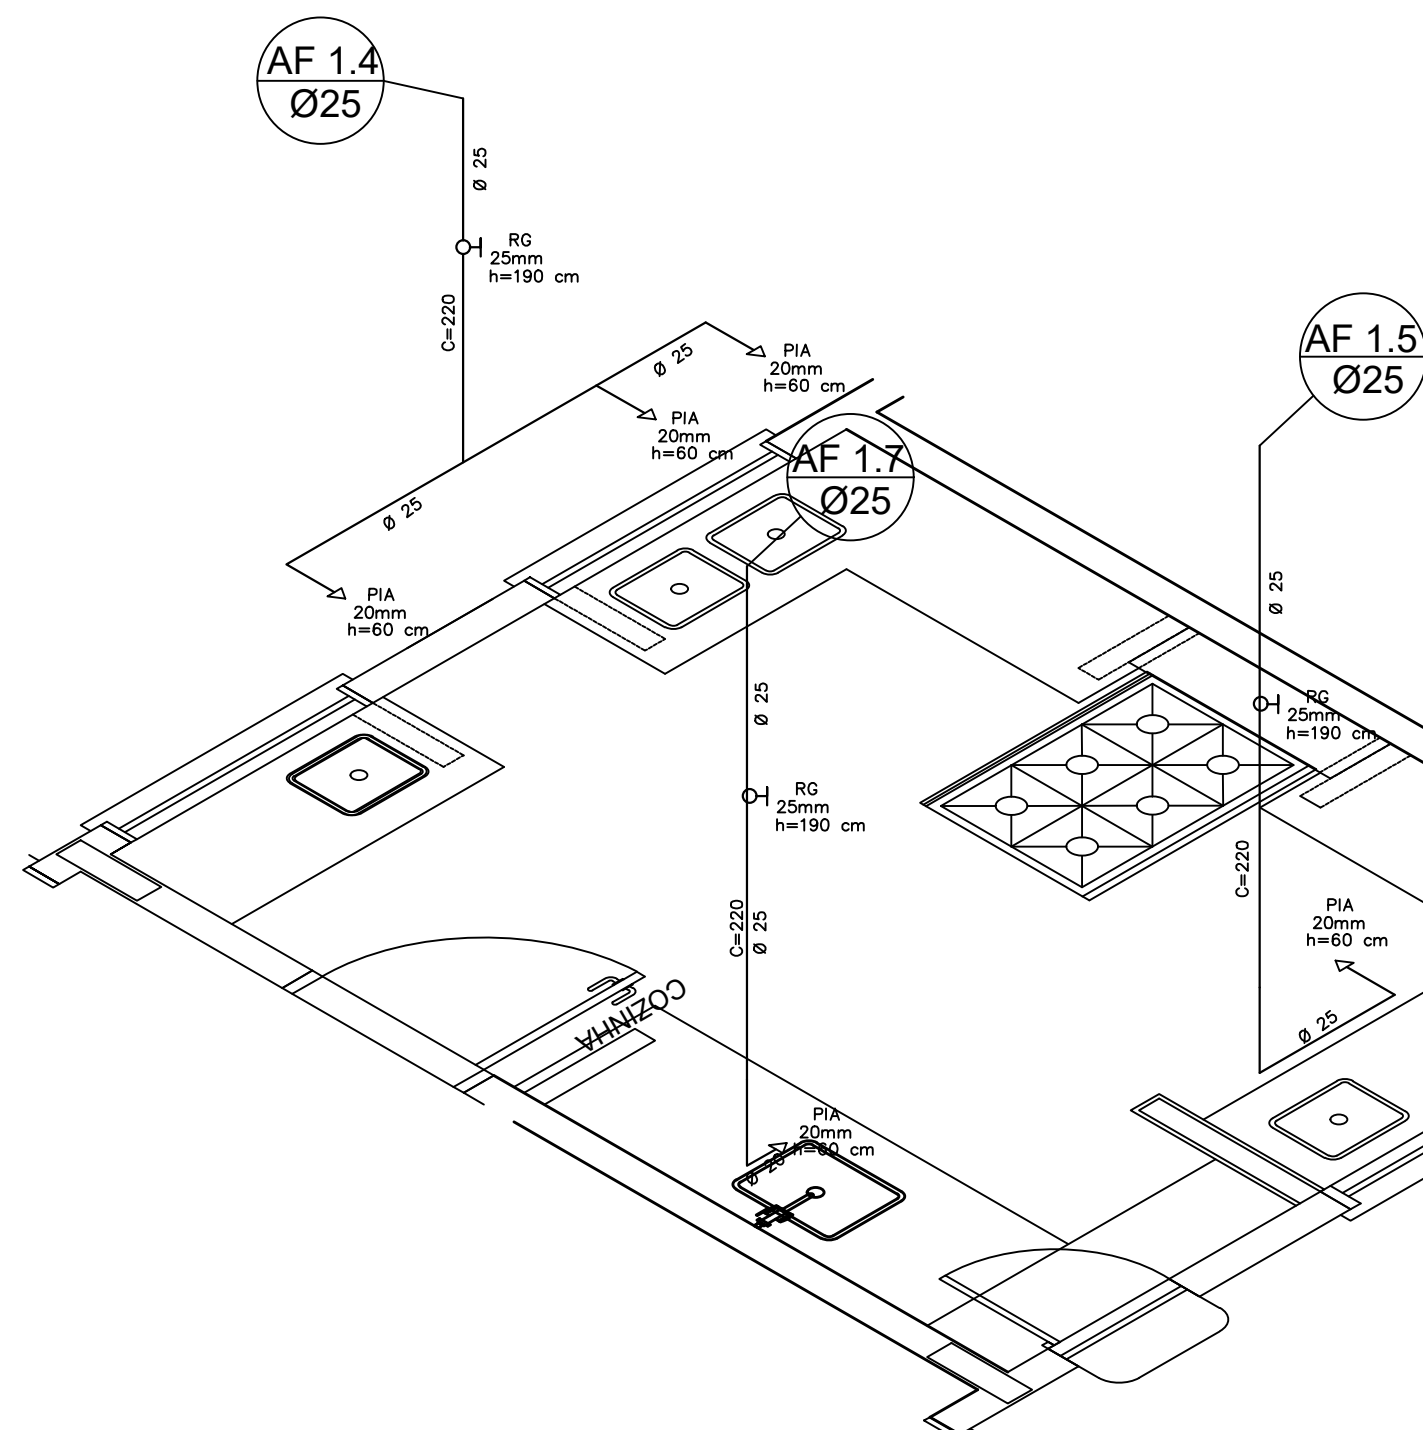

3 COZINHA - ESQUEMA ISOMÉTRICO  
ESCALA 1/25

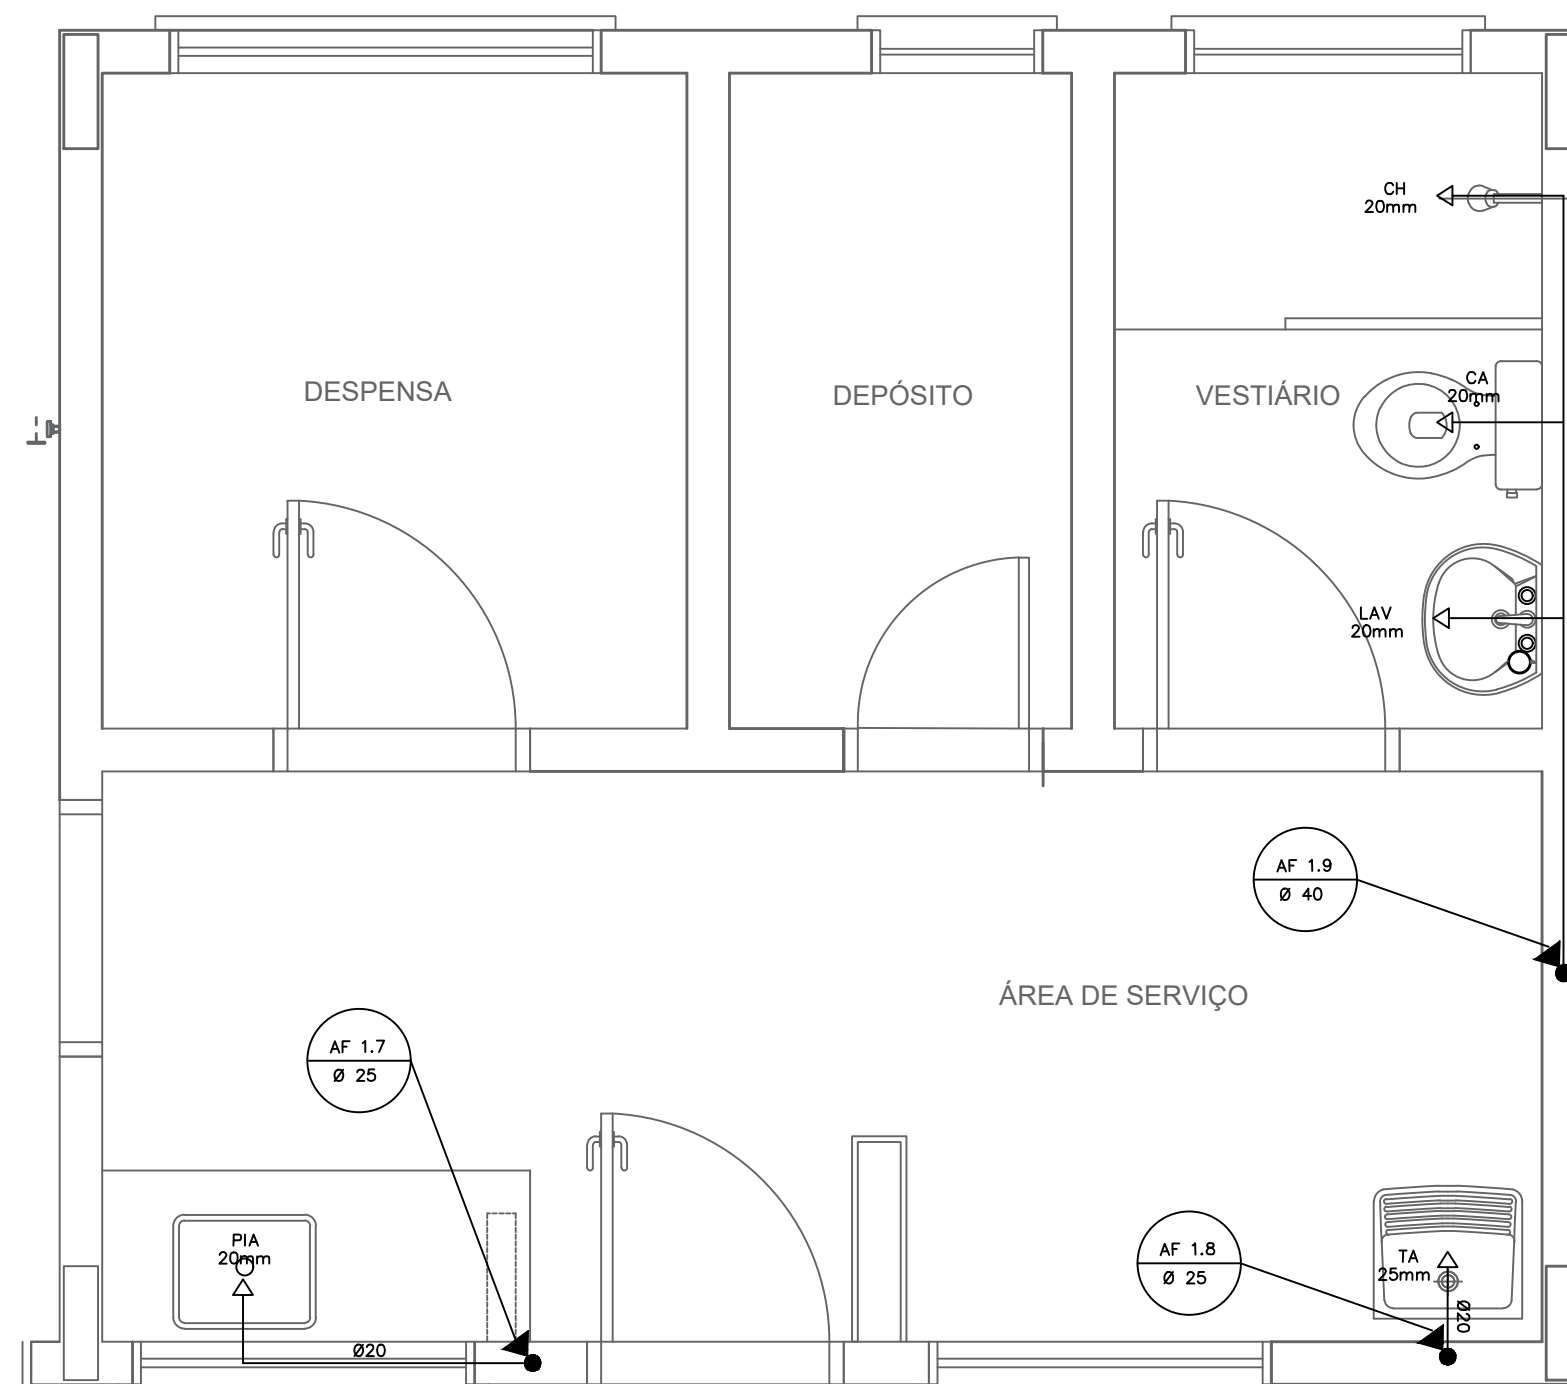

4 ÁREA DE SERVIÇO E VESTIÁRIO - PLANTA BAIXA  
ESCALA 1/25

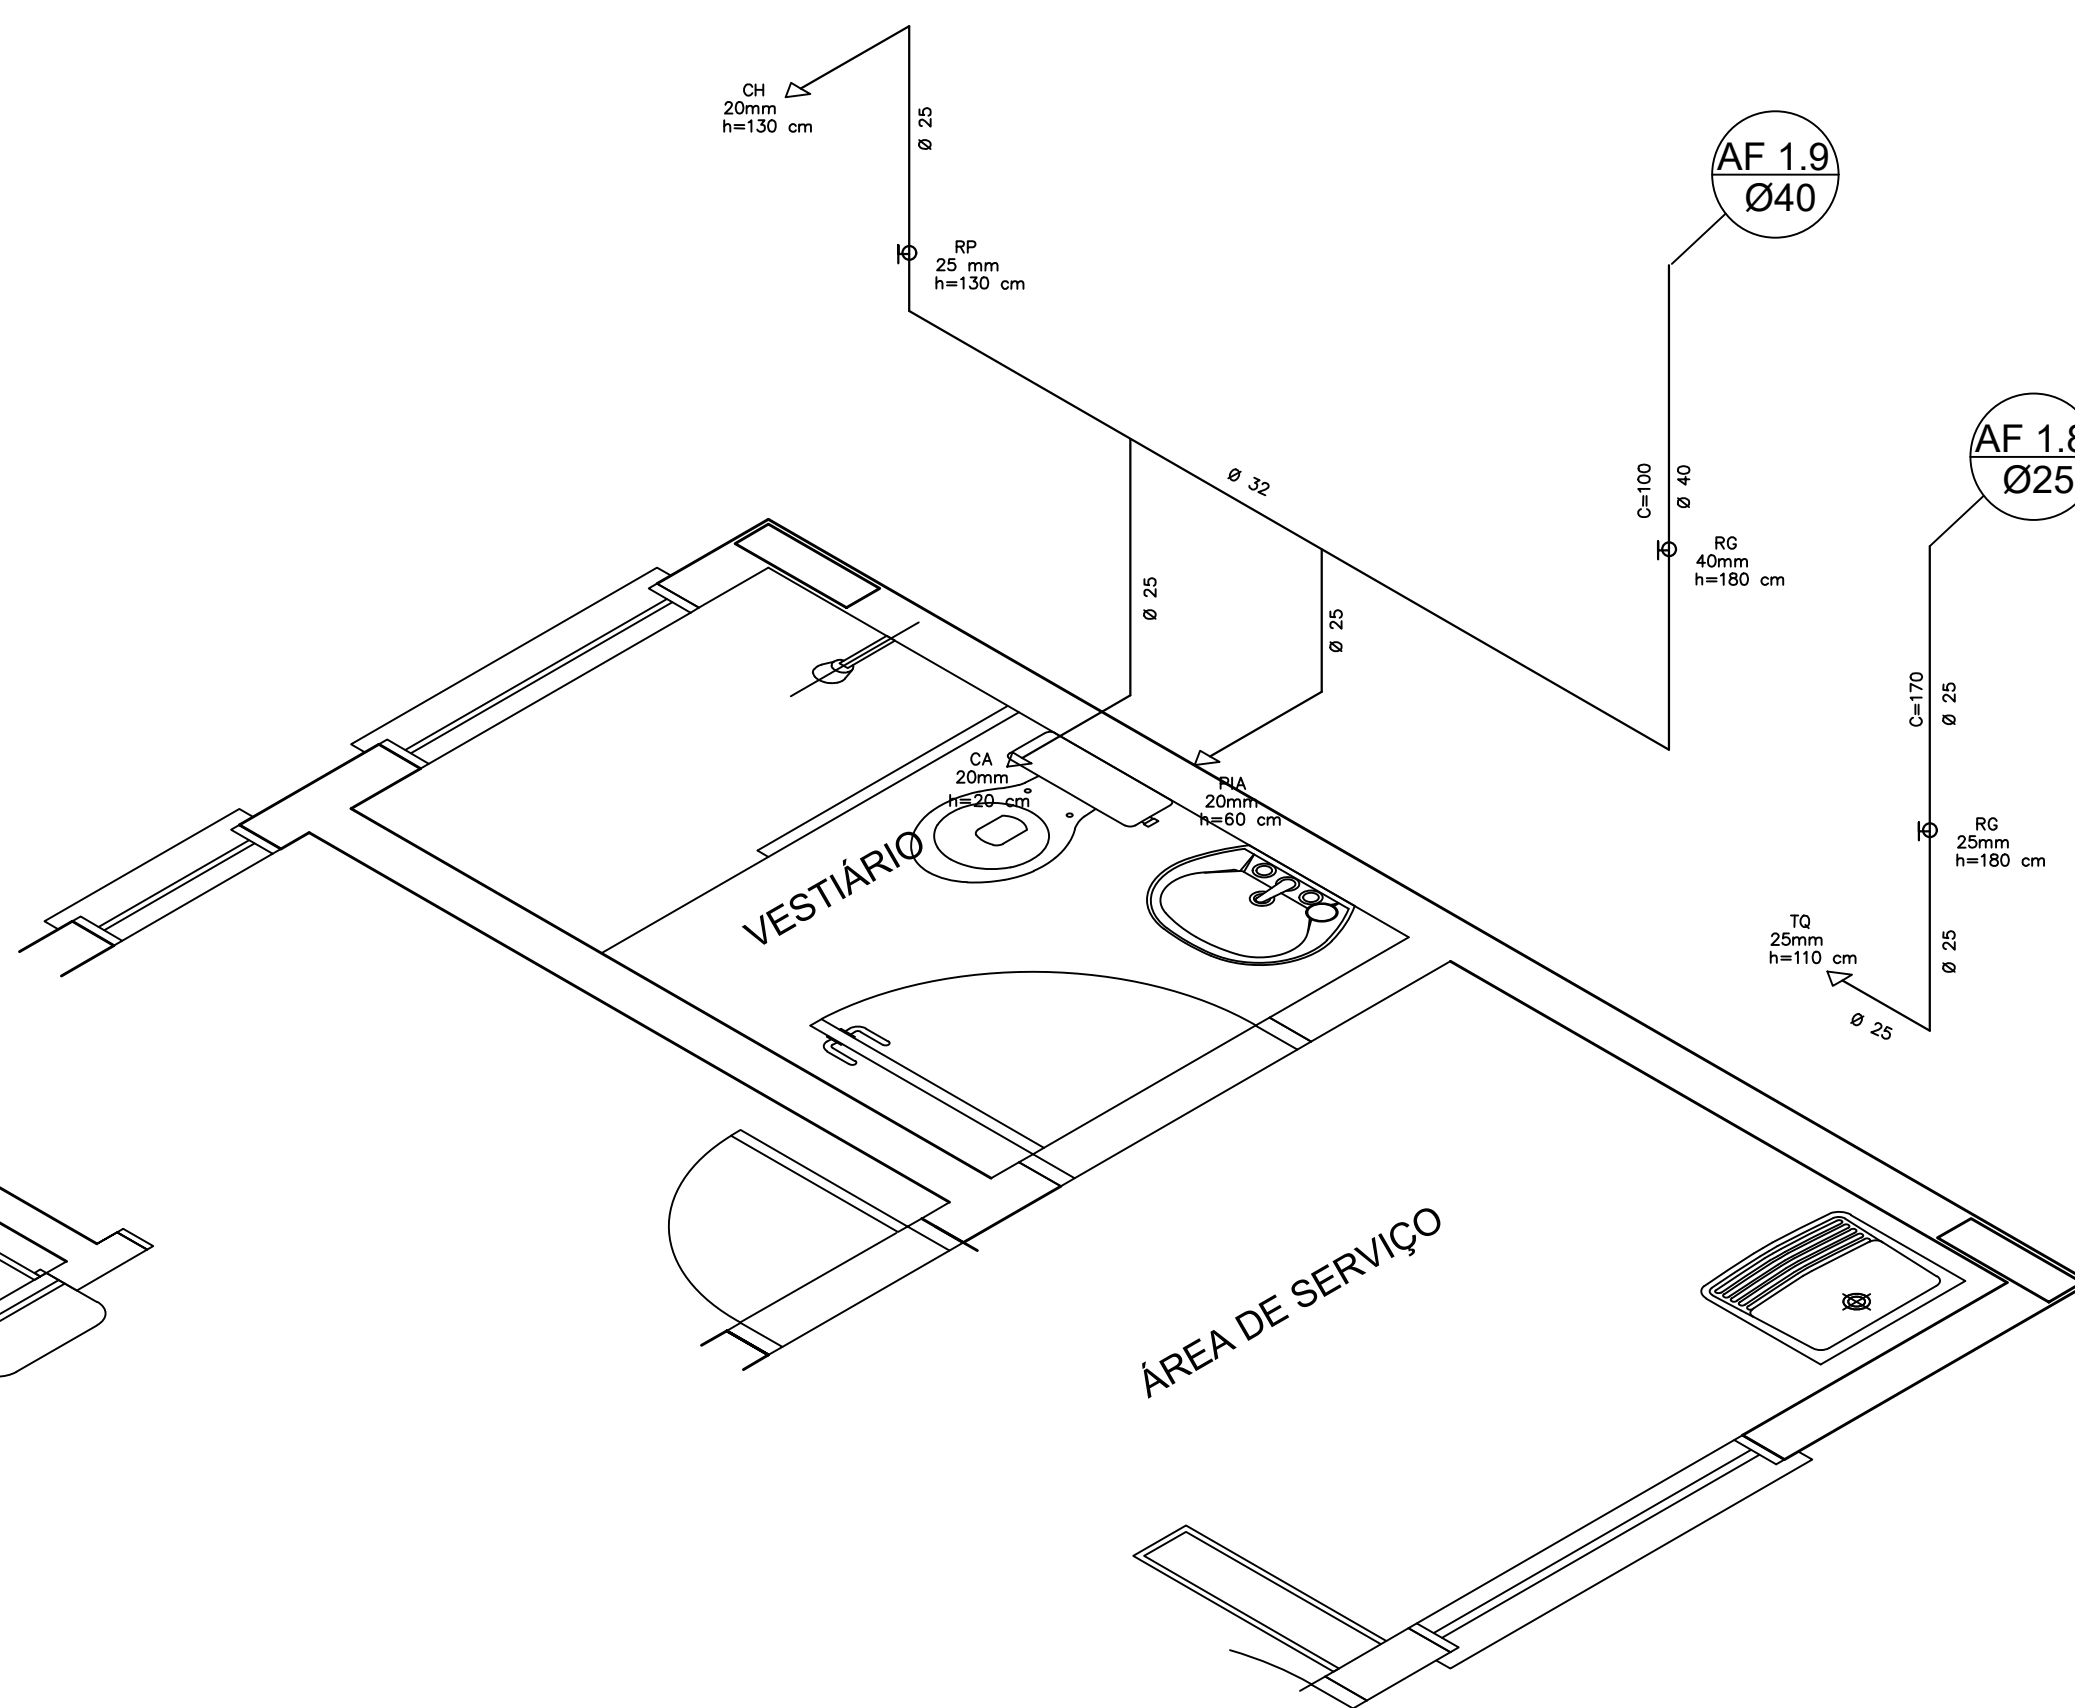

5 ÁREA DE SERVIÇO E VESTIÁRIO - ESQUEMA ISOMÉTRICO  
ESCALA 1/25

| LEGENDA |                      |
|---------|----------------------|
|         | REGISTRO DE GAVETA   |
|         | REGISTRO DE PRESSÃO  |
|         | PONTO DE ÁGUA        |
|         | TORNEIRA DE JARDIM   |
|         | TUBULAÇÃO EM PVC AF  |
|         | SUBIDA DE TUBULAÇÃO  |
|         | DESCIDA DE TUBULAÇÃO |

LEGENDA:  
LV = LAVATÓRIO  
TQ = TANQUE  
MIC = MICTÓRIO  
RG = REGISTRO DE GAVETA  
VD = VÁLVULA DE DESCARGA  
CA = CAIXA ACOPLADA  
VS = VASO SANITÁRIO  
CH = CHUVEIRO  
RP = REGISTRO DE PRESSÃO

OBSERVAÇÕES:  
1. TODA TUBULAÇÃO SERÁ EM PVC RÍGIDO SOLDÁVEL CLASSE 15, COM OS DIÂMETROS (mm) INDICADOS.  
2. AS TORNEIRAS DE JARDIM FICARÃO A 50cm DO NÍVEL DO TERRENO.  
3. AS TUBULAÇÕES QUE PASSAM PELO SOLO SERÃO ENTERRADAS COMO INDICADO PELAS RESPECTIVAS PROFUNDIDADES. VER DETALHE TUBULAÇÃO ENTERRADA.

PROJETO DO ARQUIVO DO FNDE  
ALTERAÇÕES DE PROJETO E RESPONSABILIDADE TÉCNICA  
ENGENHEIROS: GIL DE ALMEIDA SAINT'YVES E  
ATHANASE LEON PAPASPYROU SAINT'YVES  
ALEPASY ENGENHARIA E CONSULTORIA LTDA.

|                                                                                                                                                                                                                                                                                                                                                                               |                                                                                                    |
|-------------------------------------------------------------------------------------------------------------------------------------------------------------------------------------------------------------------------------------------------------------------------------------------------------------------------------------------------------------------------------|----------------------------------------------------------------------------------------------------|
|                                                                                                                                                                                                                                                                                                                                                                               |                                                                                                    |
| TÍTULO:<br>AMPLIAÇÃO E READEQUAÇÃO DA ESCOLA MUNICIPAL ALTINO DA SILVA LEITE                                                                                                                                                                                                                                                                                                  |                                                                                                    |
| PROPRIETÁRIO:<br>PREFEITURA MUNICIPAL DE INIMUTABA/MG                                                                                                                                                                                                                                                                                                                         | CNPJ: 17.694.860/0001-75                                                                           |
| CONTEÚDO:<br>PLANTA BAIXA - INSTALAÇÕES DE ÁGUA FRIA                                                                                                                                                                                                                                                                                                                          |                                                                                                    |
| ENDEREÇO:<br>RUA ARACI DA ROCHA SILVA - BAIRRO SÃO GERALDO - INIMUTABA - MG                                                                                                                                                                                                                                                                                                   | CEP:<br>35796-000                                                                                  |
| PREFEITURA MUNICIPAL DE INIMUTABA/MG                                                                                                                                                                                                                                                                                                                                          | RESPONSÁVEL TÉCNICO:<br>ATHANASE LEON PAPASPYROU SAINT'YVES<br>ENGENHEIRO CIVIL - CREA/MG: 292.433 |
| EMERSOMM DANIEZZI<br>PREFEITO MUNICIPAL                                                                                                                                                                                                                                                                                                                                       | ESCALAS:<br>INDICADAS<br>01/02                                                                     |
| DATA:<br>OUTUBRO/2025                                                                                                                                                                                                                                                                                                                                                         |                                                                                                    |
| PRONCHIA:<br>1.066,63 m²                                                                                                                                                                                                                                                                                                                                                      |                                                                                                    |
| RESPONSÁVEIS TÉCNICOS:<br>ALEPASY Engenharia e Consultoria Ltda<br>RUA MANGABEIRA, 203, COND 202, SANTO ANTONIO, BELO HORIZONTE MG<br>Rua do Bonfim, 108, Sala 1, Centro, Diamantina/MG<br>Gil de Almeida Saint'Yves - Engenheiro Civil<br>CREA/MG: 26.540/D - (38)96822-6901<br>Athanasie Leon Papaspyrou Saint'Yves<br>Engenheiro Civil - CREA/MG: 292.433 - (38)99821-0603 |                                                                                                    |