



**837,53 m²**  
 Novembro / 2020  
 Projeto de Prevenção e Combate a Incêndio e Pânico - PT-1  
 Escola Municipal Ailton da Silva Leão  
 Rua Amad da Rocha Silva, nº 363, Bairro Jardim São Gerardo, Inhumas/GO  
 17.644.860/0001.75  
 52.783 D

INDICAÇÃO DE LOCALIZADAÇÃO DOS EXTINTORES	INDICADOR	INDICADOR
EXTINTOR DE INCÊNDIO	E-5	224


INDICAÇÃO DE LOCALIZADAÇÃO DOS EXTINTORES	INDICADOR	INDICADOR
EXTINTOR DE INCÊNDIO	E-5	224

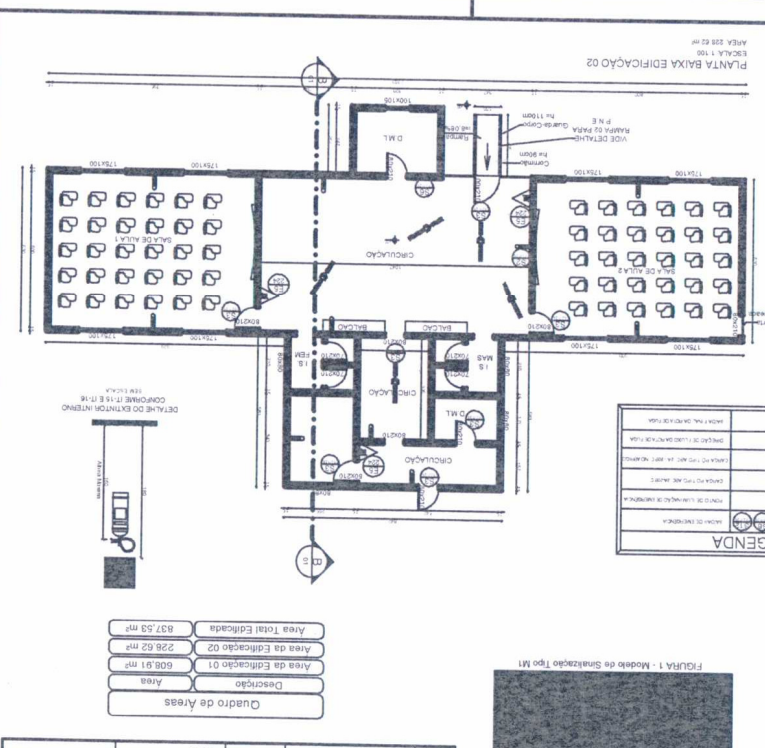

INDICAÇÃO DE LOCALIZADAÇÃO DOS EXTINTORES	INDICADOR	INDICADOR
EXTINTOR DE INCÊNDIO	E-5	224

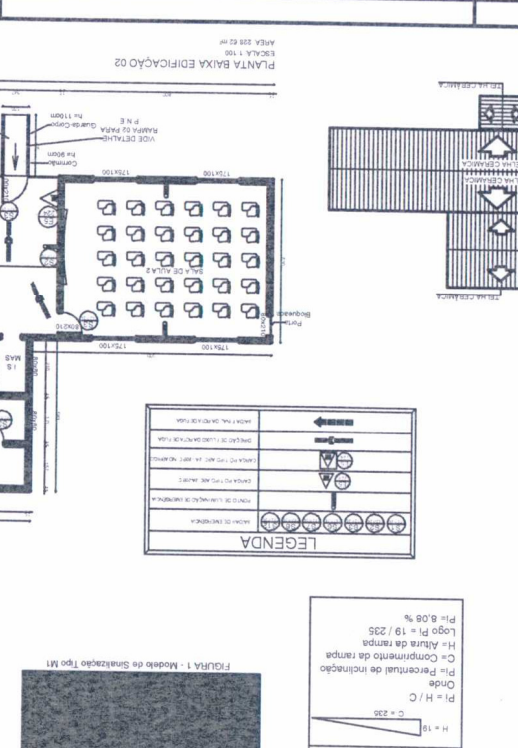

INDICAÇÃO DE LOCALIZADAÇÃO DOS EXTINTORES	INDICADOR	INDICADOR
EXTINTOR DE INCÊNDIO	E-5	224

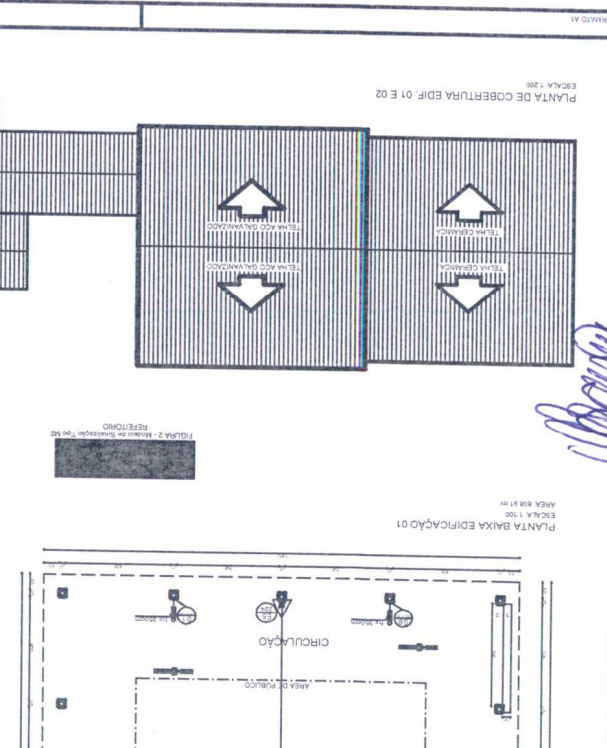

INDICAÇÃO DE LOCALIZADAÇÃO DOS EXTINTORES	INDICADOR	INDICADOR
EXTINTOR DE INCÊNDIO	E-5	224

PLANTA BAIXA EDIFICAÇÃO 01  
 ESCALA 1:100  
 ÁREA 608,91 m²  
 PLANTA BAIXA EDIFICAÇÃO 02  
 ESCALA 1:100  
 ÁREA 228,62 m²

Athamse Saint-Yves  
 Engenheiro Civil  
 CREA-MG 292433